




PON FESR "Ambienti per l'apprendimento"

Programmazione 2007-2013 - Fondo Europeo di Sviluppo Regionale - Avviso congiunto MIUR - MATTM per la presentazione dei piani di interventi finalizzati alla riqualificazione degli edifici scolastici pubblici in relazione all'efficienza energetica, alla messa a norma degli impianti, all'abbattimento delle barriere architettoniche, alla dotazione di impianti sportivi e al miglioramento dell'attrattività degli spazi scolastici.

CUP Intervento C-1 : E68G10001540007
CUP Intervento C-2 : E68G10001590007
CUP Intervento C-3 : E68G10001640007
CUP Intervento C-4 : E68G10001680007
CUP Intervento C-5 : E68G10001720007

Codice : NARH 17000B

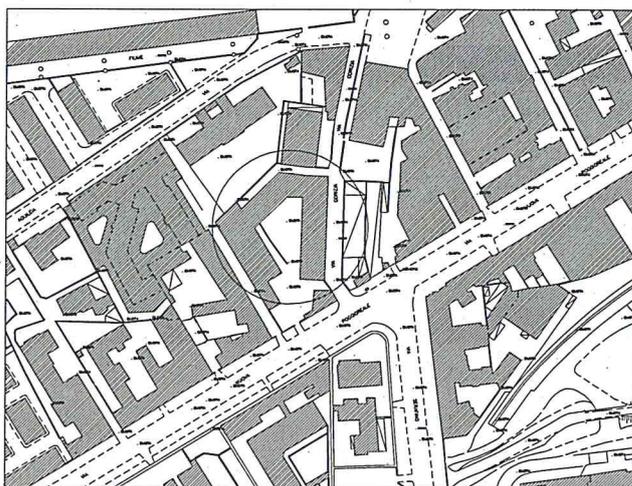

I.S.I.S. Antonio Esposito FERRAIOLI
Via Gorizia,2
NAPOLI

ELAB. N°:

6

TITOLO ELABORATO:

PROGETTO ESECUTIVO
Impianto Elettrico- Progetto
sistemazione Piano Seminterrato

SCALA:

1:100



IL DIRIGENTE SCOLASTICO- RUP
prof.ssa Rita Pagano



IL SUPPORTO al RUP
ing. Luigi Camerlingo

I PROGETTISTI

arch. Gerardo Strazzullo - geom. Valeria Pizzuto

(Handwritten signatures of Gerardo Strazzullo and Valeria Pizzuto)

